


伊万里市公共下水道台帳施設平面図

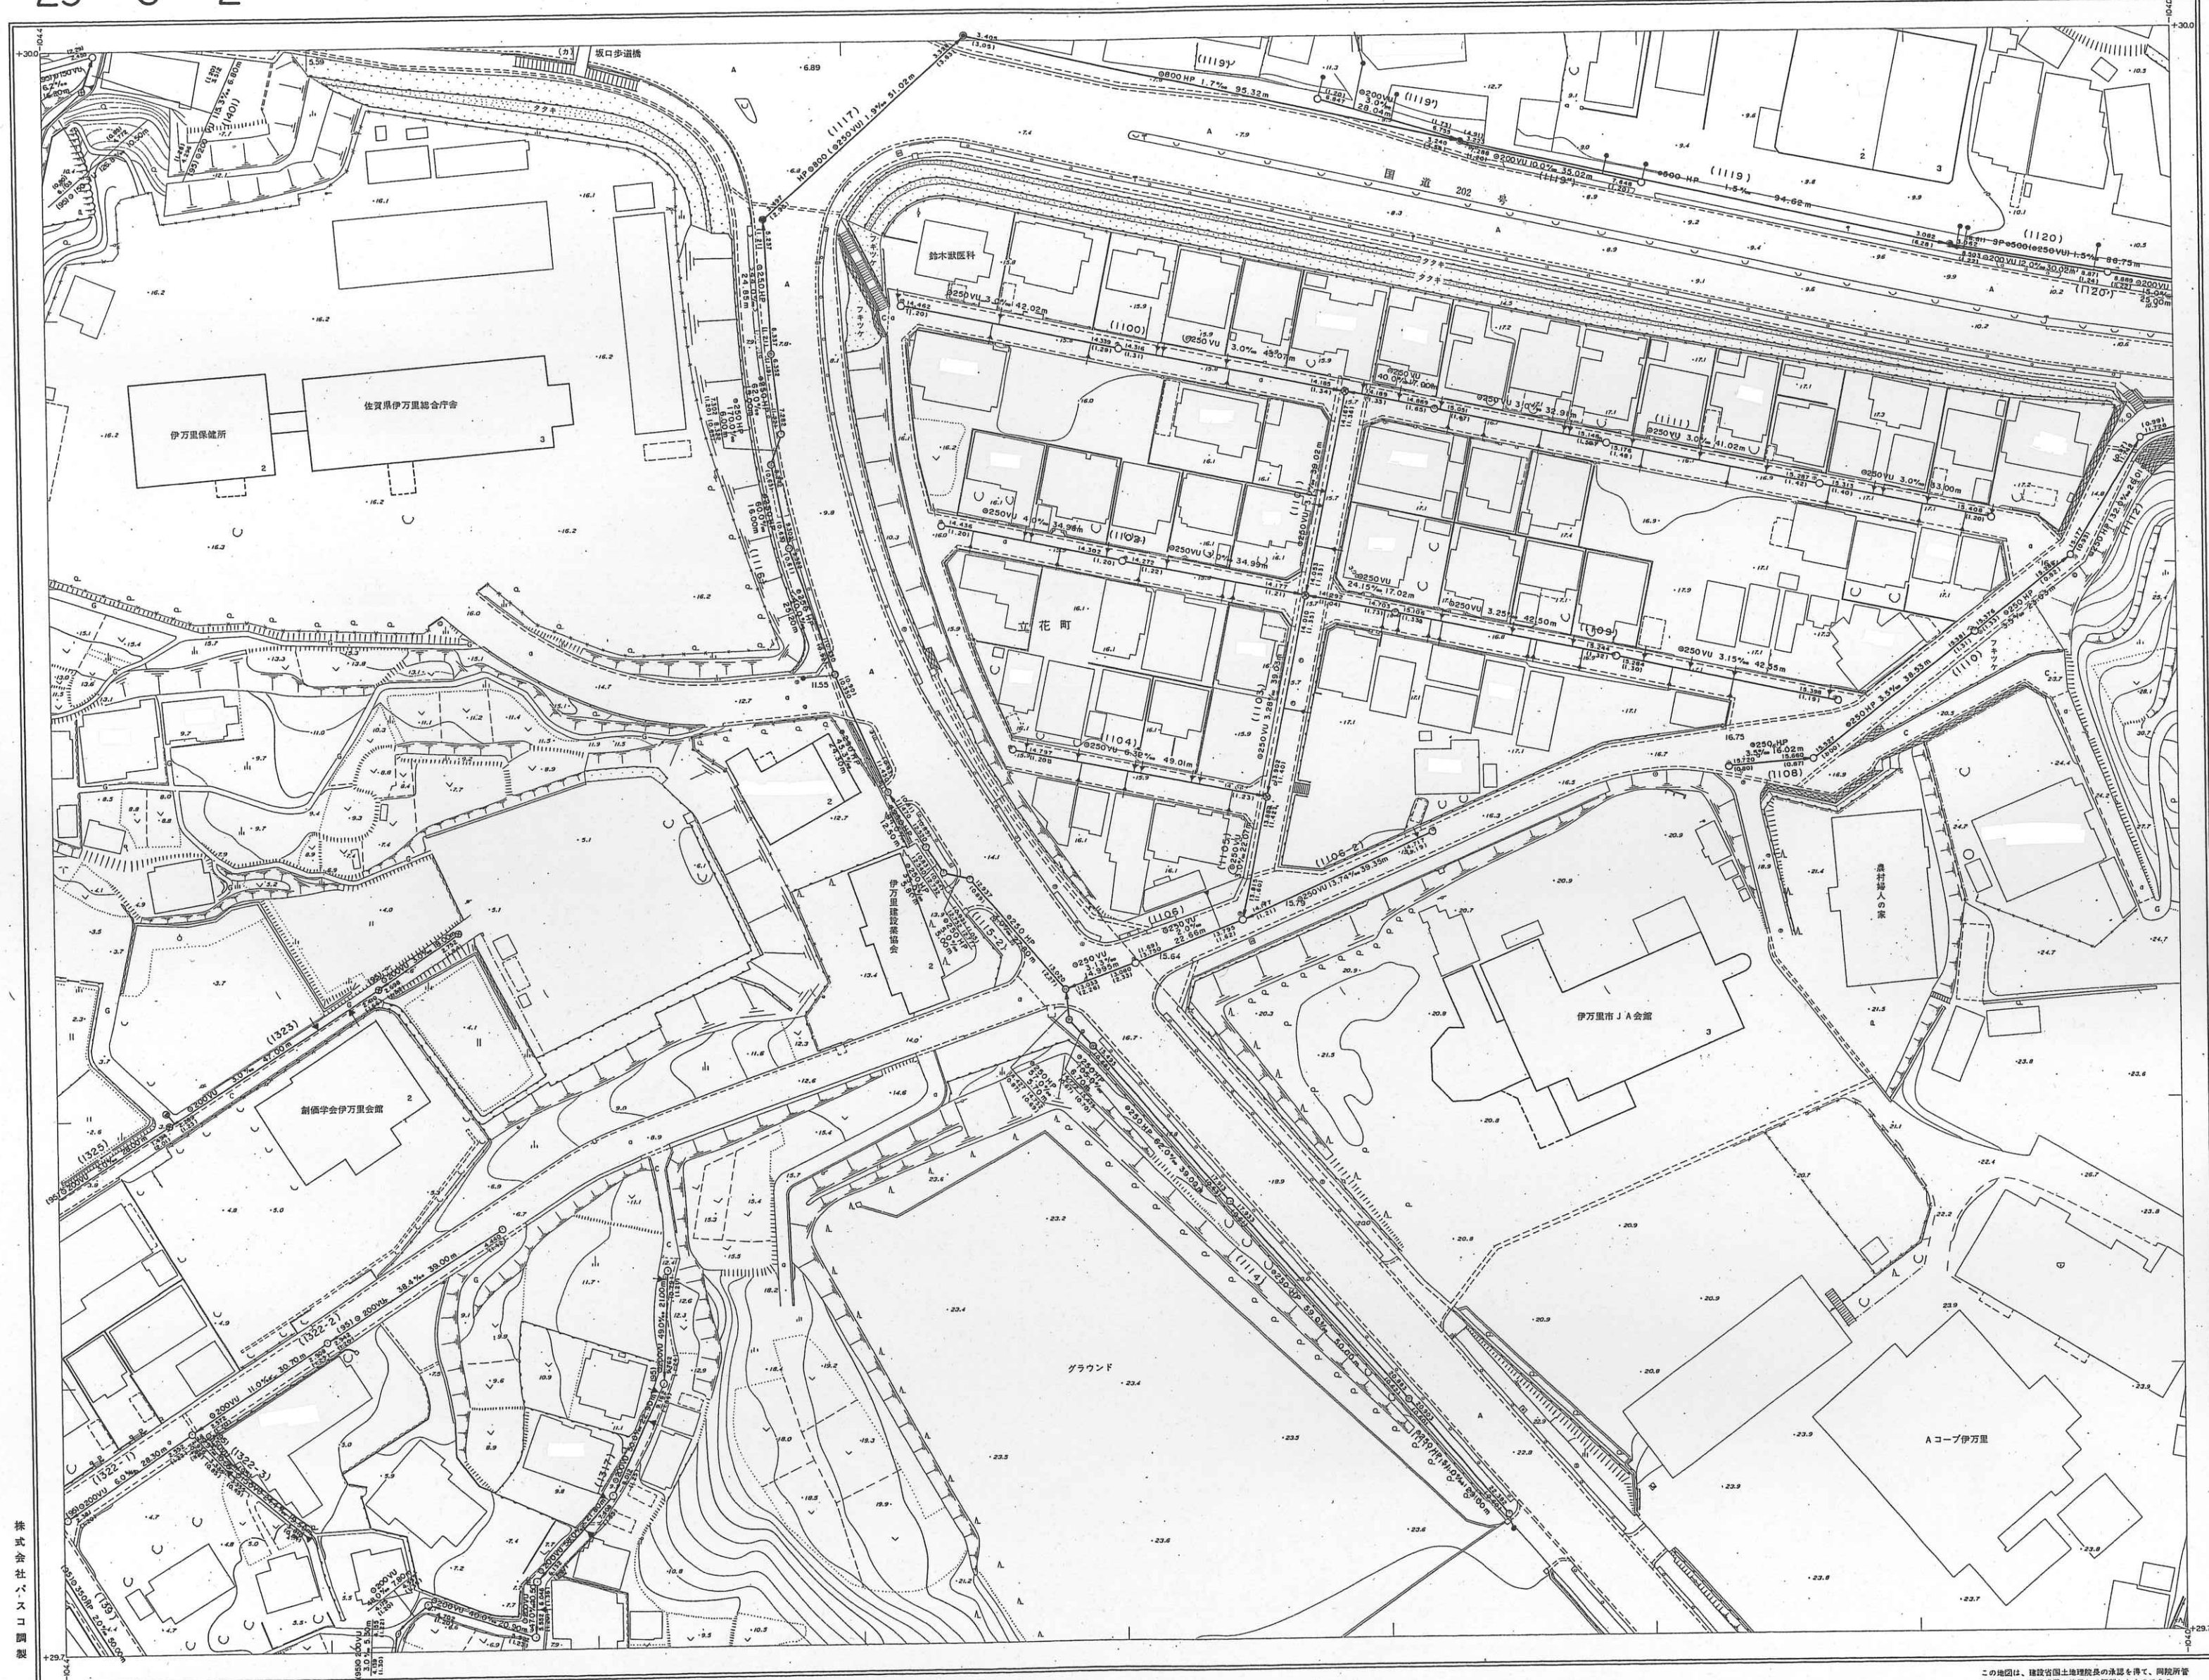

22-25	23-21	
3	4	3
1	2	1
3	4	3
29-5	30-1	


記号

(A)12.12	国家三角点	▲	△	点
(B)12.12	基準点	□	■	点
(M)12.12	B 点	○	●	点
(L)12.12	立地標高	—	—	点
(R)12.12	実測標高	—	—	点
(S)12.12	神	☉	☎	院
(X)12.12	会	☐	☐	社
(Y)12.12	社	☐	☐	院
(Z)12.12	法	☐	☐	院
(1)12.12	寺	☐	☐	院
(2)12.12	公	☐	☐	院
(3)12.12	民	☐	☐	院
(4)12.12	立	☐	☐	院
(5)12.12	立	☐	☐	院
(6)12.12	工	☐	☐	院
(7)12.12	電	☐	☐	院
(8)12.12	電	☐	☐	院
(9)12.12	電	☐	☐	院
(10)12.12	電	☐	☐	院
(11)12.12	電	☐	☐	院
(12)12.12	電	☐	☐	院
(13)12.12	電	☐	☐	院
(14)12.12	電	☐	☐	院
(15)12.12	電	☐	☐	院
(16)12.12	電	☐	☐	院
(17)12.12	電	☐	☐	院
(18)12.12	電	☐	☐	院
(19)12.12	電	☐	☐	院
(20)12.12	電	☐	☐	院
(21)12.12	電	☐	☐	院
(22)12.12	電	☐	☐	院
(23)12.12	電	☐	☐	院
(24)12.12	電	☐	☐	院
(25)12.12	電	☐	☐	院
(26)12.12	電	☐	☐	院
(27)12.12	電	☐	☐	院
(28)12.12	電	☐	☐	院
(29)12.12	電	☐	☐	院
(30)12.12	電	☐	☐	院

伊
万
里
市

この地図は、建設省国土院の承認を得て、同院所管の測量及び測量成果を使用し作成されたものである。
(測設番号) 昭55. 九公第113号
(承認番号) 平5. 九公第363号

 1:500



縮尺 昭55年10月
測図 昭56年7月
修正 平成5年10月
製図 五 頁目系
オートグラフA7、ステレオプロッターA8 等測量機関 1

株式会社バスコ製